


Na podstawie art.12b ust.5a, 5b i 5c ustawy Prawo Geodezyjne i Kartograficzne: poświadczam, że niniejszy dokument został opracowany w wyniku prac geodezyjnych, których rezultaty zawiera operat techniczny pozytywnie zweryfikowany. Jednocześnie informuję, że jestem świadomy odpowiedzialności karnej za złożenie fałszywego oświadczenia.	
Identyfikator zgłoszenia prac geodezyjnych	G.6640.1791.2023
Organ służby geodezyjnej, który otrzymał zgłoszenie	STAROSTA MŁAWSKI
Wykonawca prac geodezyjnych	BIURO GEODEZYJNE „GEOMET”
Nr oraz data sporządzenia dokumentu zawierającego wynik pozytywniej weryfikacji	Protokół weryfikacji z dnia 18.10.2023 r Nr G.6640.1791.2023.1
Imię i nazwisko oraz nr uprawnień zawodowych kierownika prac	inż. Marek Dymkowski Nr uprawnień 17753

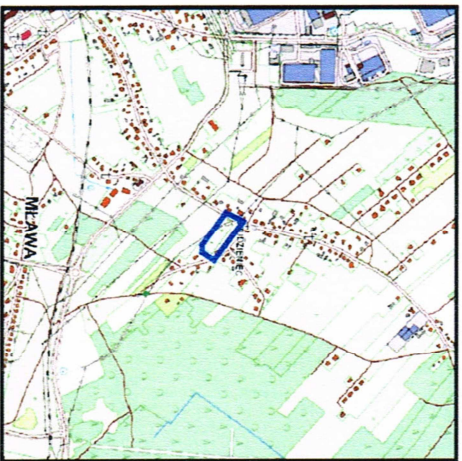

Orientacja 1:25 000


MAPA DO CELÓW PROJEKTOWYCH skala 1:500	
Arkusze mapy	7.193.15.04.3.2, 7.193.15.04.3.4
Nazwa miejscowości i numer działki	ul. Studzieniec dz. 503/3, 503/5
Identyfikator i nazwa jednostki ewidencyjnej	Mława 141301_1
Identyfikator i nazwa obrębu ewidencyjnego	0011 Mława Scalenie
Układ współrzędnych	PL-2000/7
Układ wysokości	PL-KRON86-NH
Nr. ewid. zgłoszenia:	G.6640.1791.2023
Przebieg granic dz. 503/3, 503/5 został wykazany według stanu w ewidencji gruntów. Stan ten pozwala na sytuowanie nowo projektowanych budynków w odległości mniejszej lub równej 4 m oraz innych obiektów budowlanych w odległości mniejszej lub równej 3m od granicy działki ewidencyjnej (Rozporządzenie Ministra Rozwoju z dnia 18.08.2020r. w sprawie standardów technicznych Dz.U.2020.1429 oraz przepisy odrębne). Treść mapy w granicach projektowanej inwestycji w zakresie konturów użytków gruntowych jest zgodna z treścią mapy ewidencyjnej. Nie sprawozdano służebności dotyczącej gruntów w granicach projektowanej inwestycji.	

Mapę wykonał 17.10.2023r. geodeta uprawniony Marek Dymkowski.

GEODETA UPRAWNIONY
Marek Dymkowski
Nr upr. zaw. GdK 17753
tęst. kom. 507 794 064

BIURO GEODEZYJNE „GEOMET”
06-500 Mława, ul. Stary Rynek 18
bg.geomix@wp.pl
NIP 5691021957, REGON 130925652

PRZEDSIĘBIORSTWO PROJEKTOWANIA I OBSŁUGI INWESTYCJI "PROBUD" SP. Z O.O. BIŁANS TERENU Koncepcji 15 B/A, 19-300 Elk	
BUDOWA STACJI UZDATNIANIA WODY	
ZAGOSPODAROWANIE TERENU	
- ROZMIESZCZENIE ZBIORNIKÓW WODY CZYSTEJ	
m2	m2 Z-1 %
teren całkowity	2110m2 100%
teren zabudowany	4,5%
teren utwardzony	16,6%
teren zielony	78,9%
SKALA:	1:500

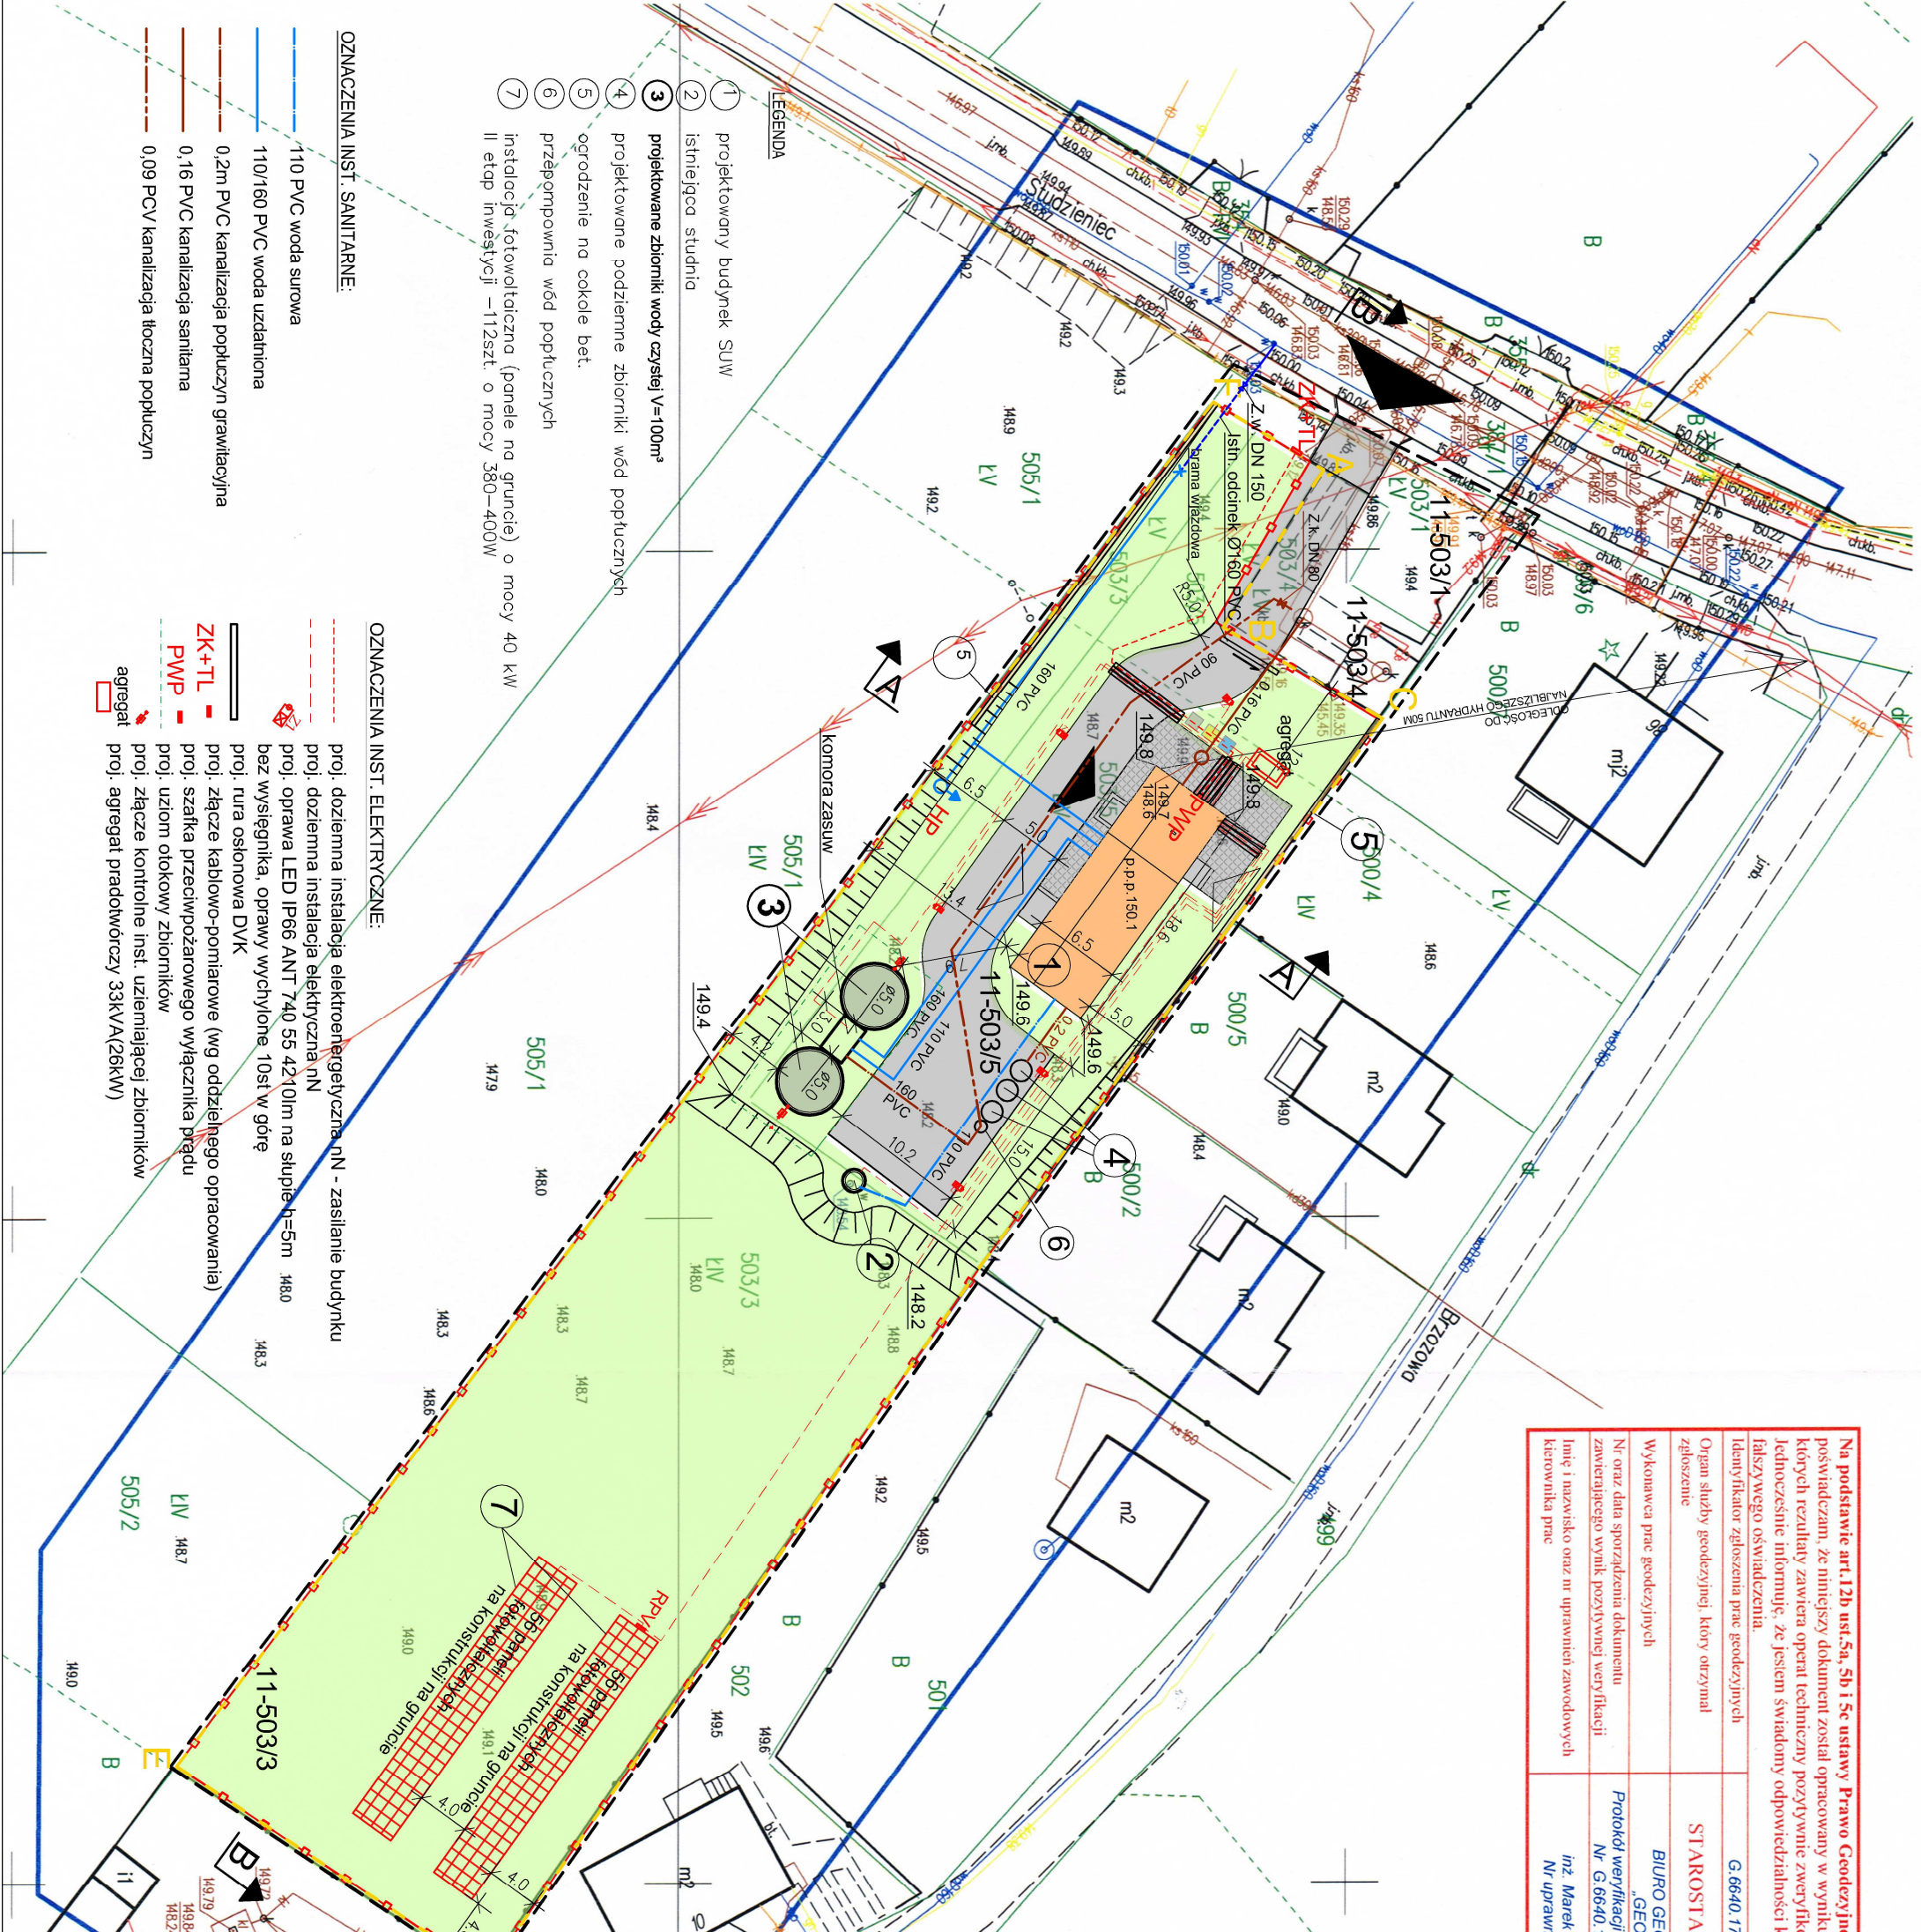

- LEGENDA**
- 1 projektowany budynek SUW
 - 2 istniejąca studnia
 - 3 projektowane zbiorniki wody czystej V=100m³
 - 4 projektowane podziemne zbiorniki wód popłucznych
 - 5 ogrodzenie na cokole bet.
 - 6 przepompownia wód popłucznych
 - 7 instalacja fotowoltaiczna (panele na gruncie) o mocy 40 kW
II etap inwestycji – 112szt. o mocy 380–400W

- OZNACZENIA INST. SANITARNE:**
- 110 PVC woda surowa
 - 110/160 PVC woda uzdatniona
 - 0,2m PVC kanalizacja popłuczyn grawitacyjna
 - 0,16 PVC kanalizacja sanitarna
 - 0,09 PCV kanalizacja tłoczna popłuczyn

- OZNACZENIA INST. ELEKTRYCZNE:**
- proj. doziemna instalacja elektroenergetyczna nN - zasilanie budynku
 - proj. doziemna instalacja elektryczna nN
 - proj. oprawa LED IP66 ANT 740 55 4210lm na słupie h=5m 1480 bez występnika, oprawy wychylone 10st w górę
 - proj. rura osłonowa DYK
 - proj. złącze kablowo-pomiarowe (wg oddzielnego opracowania)
 - proj. szafka przeciwpożarowego wyłącznika prądu
 - proj. uziom otokowy zbiorników
 - proj. złącze kontrolne inst. uzemiającej zbiorników
 - proj. agregat prądowórczy 33kVA(26kW)