


RZUT PARTERU skala 1:100

Zestawienie pomieszczeń			
Nr	Nazwa	Powierzchnia [m ²]	Podłoga
pomieszczenia	pomieszczenia		
1.	Wiatolop	4,70	Terakota
2.	Komunikacja	9,20	Terakota
3.	WC	4,30	Terakota
4.	Pom. personelu serwisowego	7,50	Terakota
5.	Chlorownia	7,70	Terakota
6.	Pompiwnia	5,50	Terakota
7.	Hala throw	63,40	Terakota
RAZEM :		102,30	

- URZĄDZENIA:
- ① ② ③ Zestaw filtracyjny Dn 1,40m, Hp=0,4 MPa
 - ④ Zbiornik kontaktowy Dn 1,5m
 - ⑤ Pompy filtracyjne i płuczące
 - ⑥ Dmuchała
 - ⑦ Zbiornik powietrza o poj. 1,50m³
 - ⑧ Sprężarka powietrza projektowana
 - ⑨ Pompy sieciowe

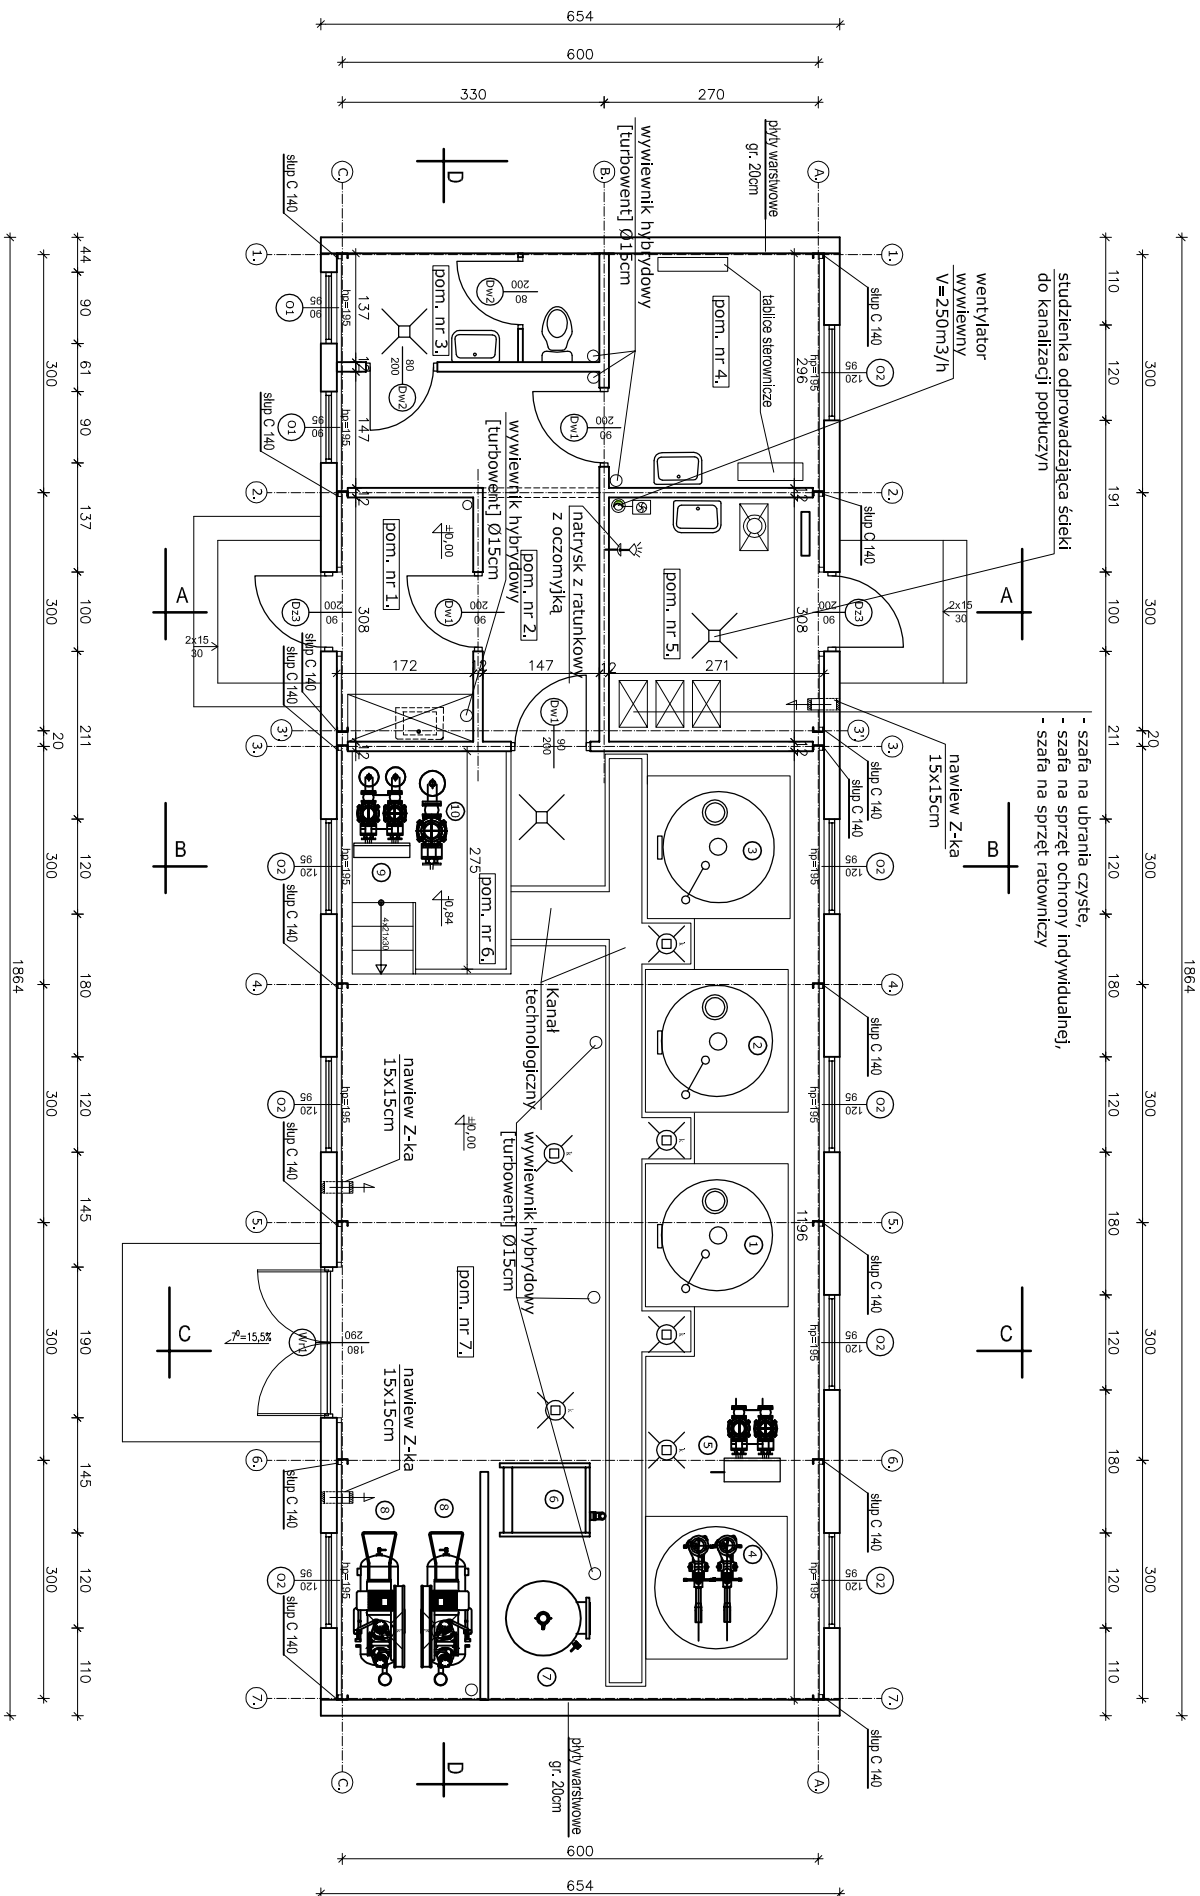

PRZEDSIĘBIORSTWO PROJEKTOWANIA I OBSŁUGI INWESTYCJI "PROBUD" SP. Z O.O. Koniczki 15 B/A, 19-300 Elk			
NAZWA I ADRES OBIEKTU:	BUDOWA STACJI UZDATNIANIA WODY dz. nr 11-503/3, 11-503/5 ul. Studzieniec, 06-500 Mawa		A 2
NAZWA RYSUNKU:	RZUT PARTERU		
PROJEKTANT ARCHITEKTURY	mjr inż. arch. Anna Sznarska upr. bud. do projektowania bez ograniczeń w specjalności architektonicznej nr upr.: Bz-P-000K1162209	Podpis:	DATA: STYCZEŃ 2024r.
SPRAWDZAJĄCY ARCHITEKTURĘ	mjr inż. arch. Andrzej Koć upr. bud. do projektowania bez ograniczeń w specjalności architektonicznej nr upr.: 10467	Podpis:	SKALA: 1:100