


RZUT DACHU skala 1:100

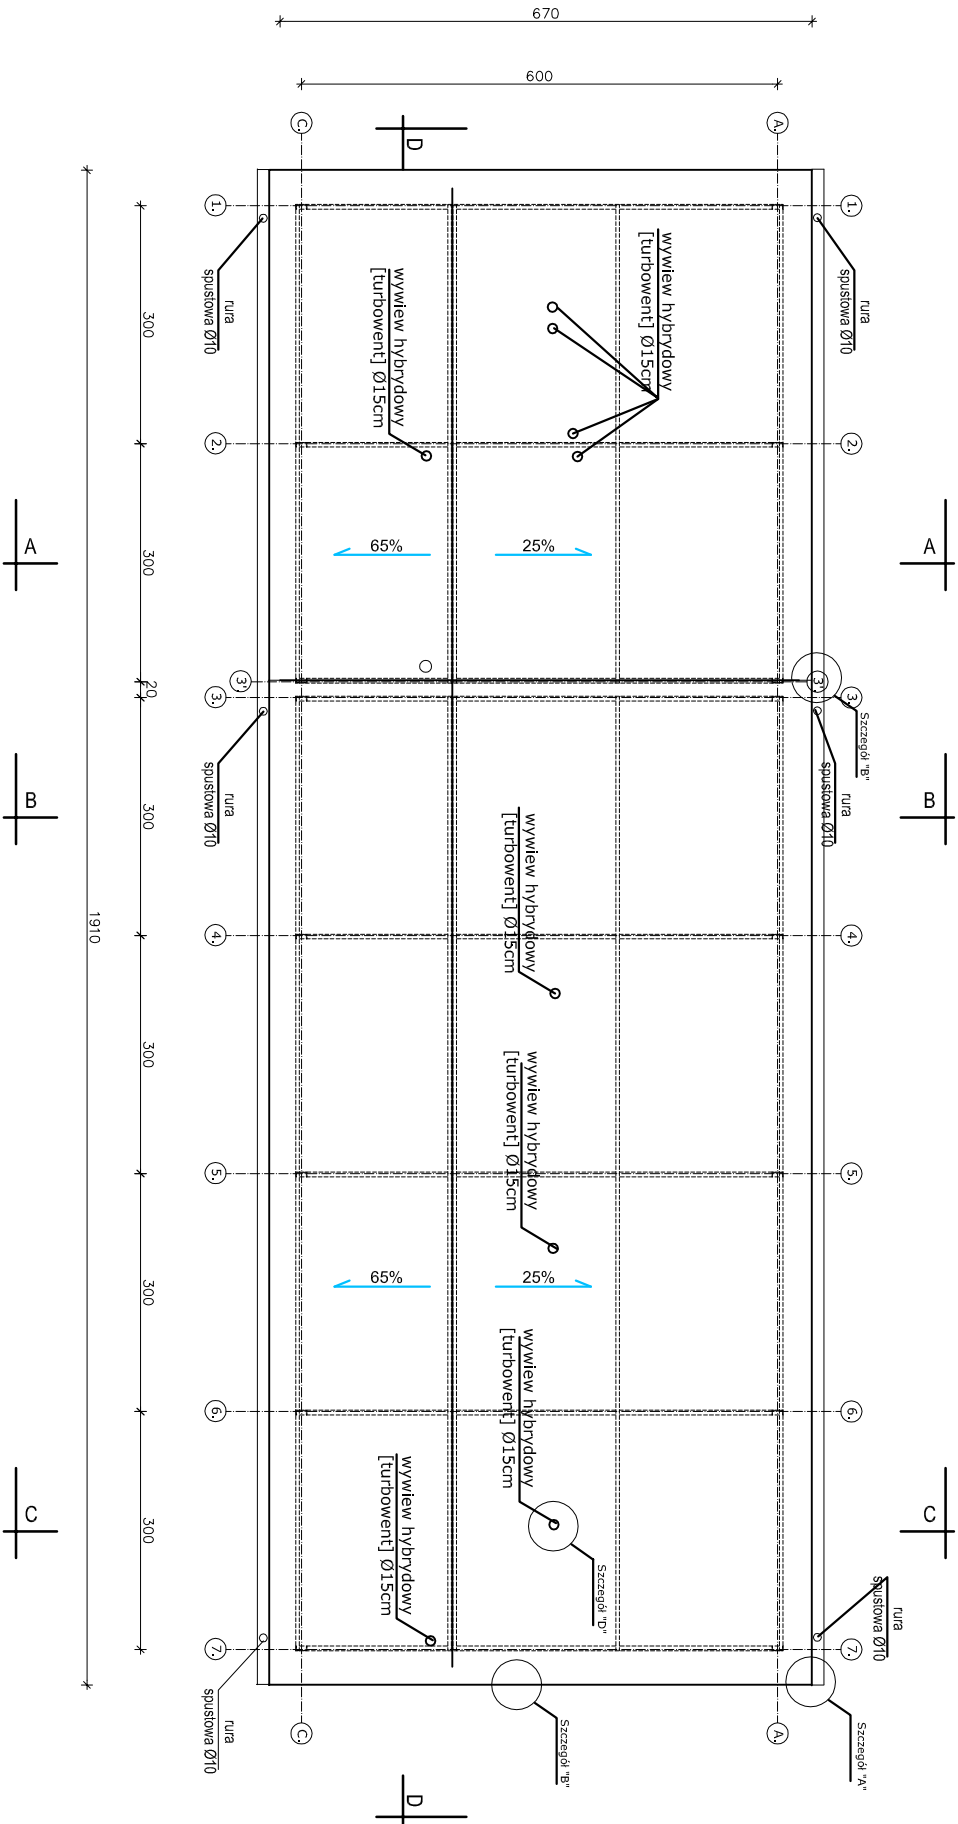

PRZEDSIĘBIORSTWO PROJEKTOWANIA I OBSŁUGI INWESTYCJI "PROBUD" SP. Z O.O. Konieczki 15 B/A, 19-300 Elk			
NAZWA I ADRES OBIEKTU:	BUDOWA STACJI UZDATNIANIA WODY dz. nr 11-503/3, 11-503/5 ul. Studzieniec, 06-500 Mława		A 4
NAZWA RYSUNKU:	RZUT DACHU		
PROJEKTANT ARCHITEKTURY	mgr inż. arch. Anna Śnarska upr. bud. do projektowania bez ograniczeń w specjalności architektonicznej nr upr.: BL-P-000K/116/2009	Podpis:	DATA: STYCZEŃ 2024r.
SPRAWDZAJĄCY ARCHITEKTURĘ	mgr inż. arch. Andrzej Koć upr. bud. do projektowania bez ograniczeń w specjalności architektonicznej nr upr.: 10467	Podpis:	SKALA: 1:100