


PRZEKROJ C -C,
- INSTALACJA GRZEWcza I WENTYLACJA

SKALA 1:100

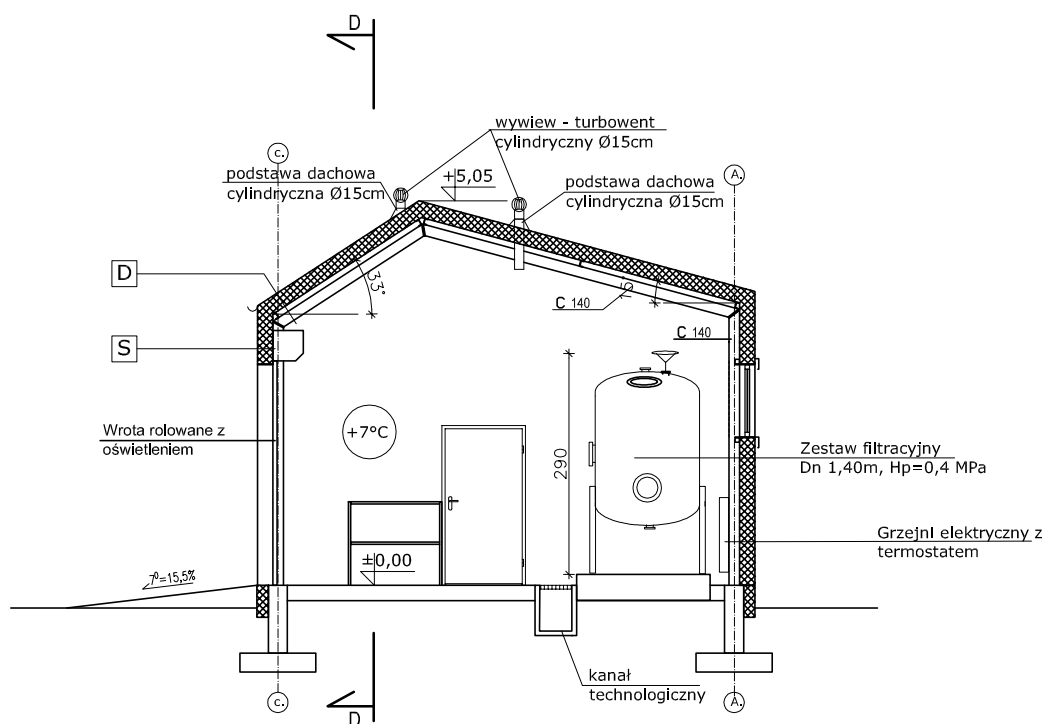

Przekrój C-C

PRZEDSIĘBIORSTWO PROJEKTOWANIA I OBSŁUGI INWESTYCJI "PROBUD" SP. Z O.O. Konieczki 15 B/A, 19-300 Elk			
NAZWA I ADRES OBIEKTU:	BUDOWA STACJI UZDATNIANIA WODY dz. nr 11-503/3, 11-503/5 ul. Studzieniec, 06-500 Mława		T11
NAZWA RYSUNKU:	Przekrój C - C - instalacja grzewcza i wentylacja		BRANŻA: SANITARNA - TECHNOLOGIA
PROJEKTANT	mgr inż. Romuald Szafranowski upr. bud. do projektowania bez ograniczeń w specjalności Instalacji sanitarnych nr upr.: SUW 335/80	Podpis:	DATA: LISTOPAD 2023r.
SPRAWDZAJĄCY	mgr inż. Justyna Januszko - Siemion upr. bud. do projektowania bez ograniczeń w specjalności instalacji sanitarnych nr. upr.: WAM/0032/PWOS/16	Podpis:	SKALA: 1:100