
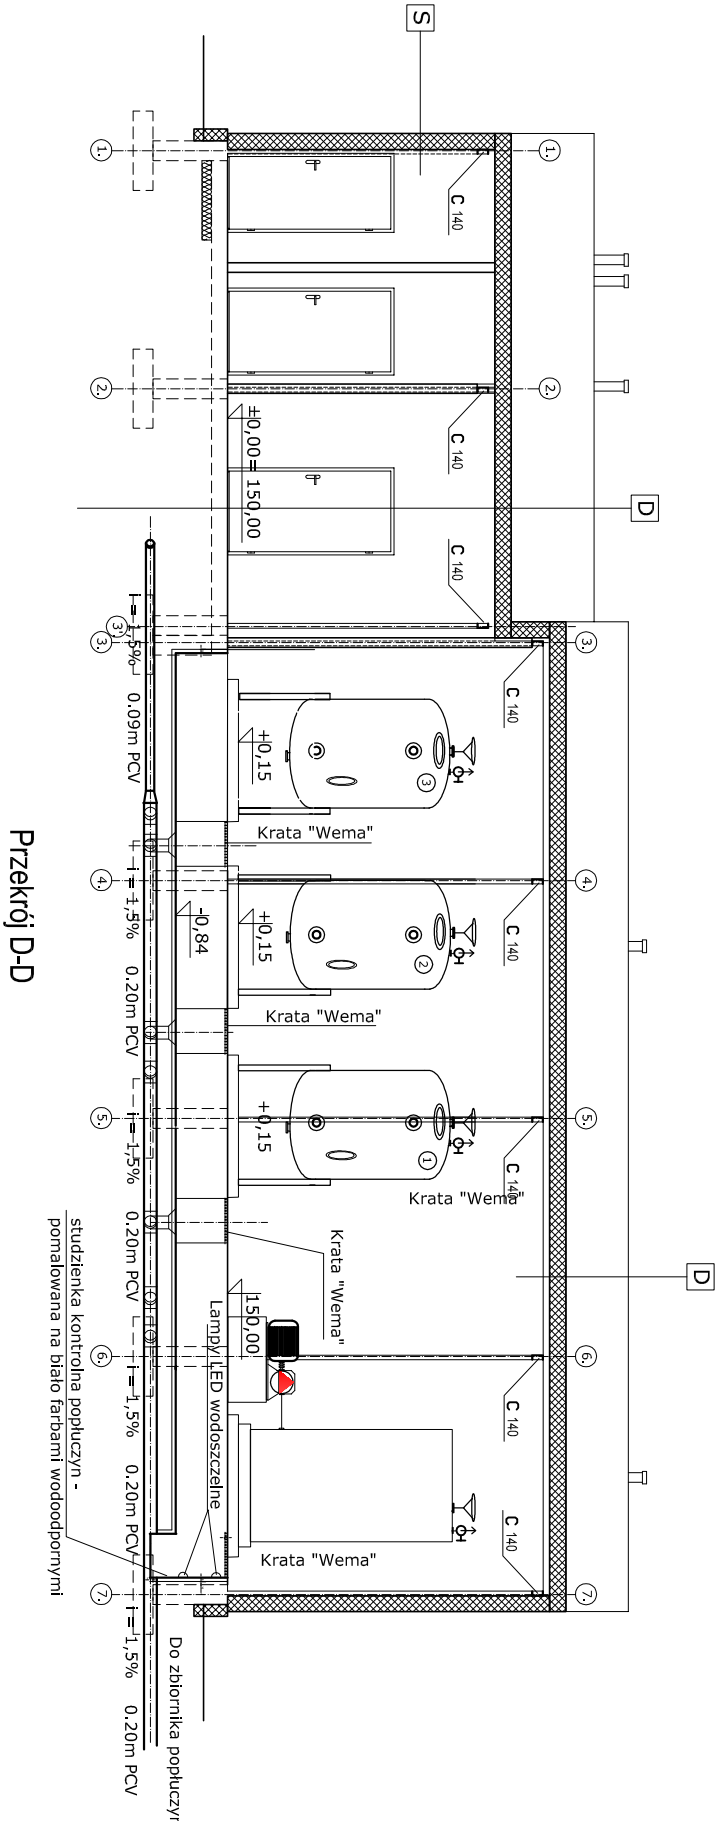


PRZEKRÓJ C - C skala 1:100

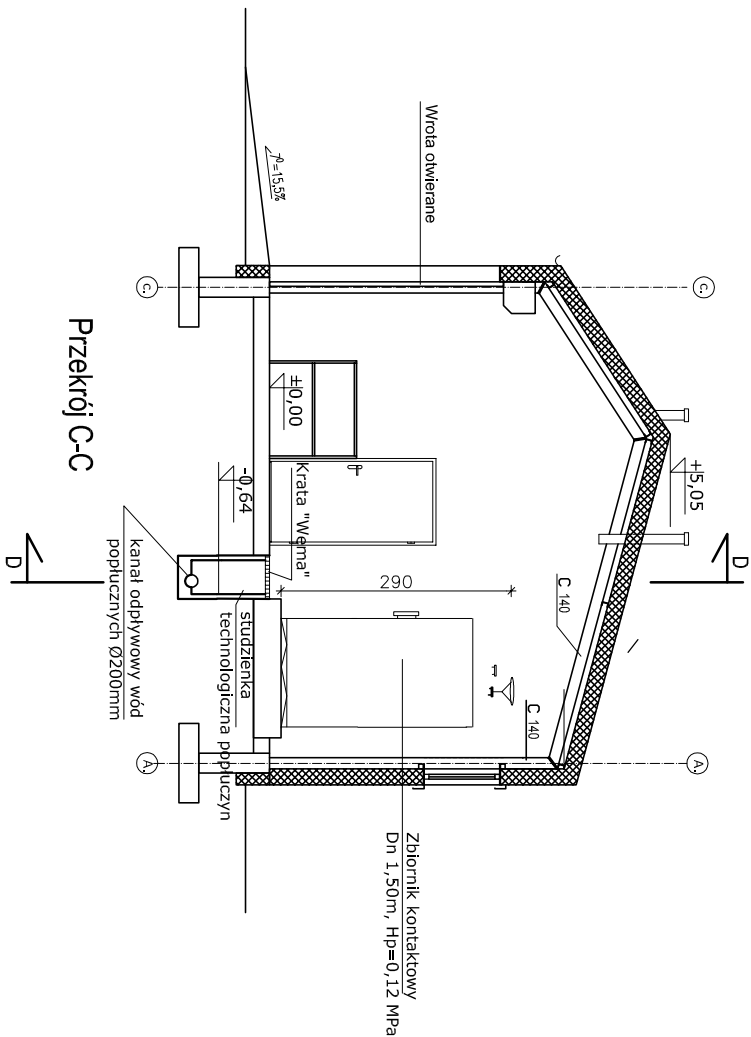

PRZEDSIĘBIORSTWO PROJEKTOWANIA I OBSŁUGI INWESTYCJI "PROBUD" SP. Z O.O. Koncepcji 15 B/A, 19-300 Elk			
NAZWA I ADRES OBIEKTU:	BUDOWA STACJI UZDATNIANIA WODY dz. nr 11-503/3, 11-503/5 ul. Studzieniec, 06-500 Miawa		T9
NAZWA RYSUNKU:	INSTALACJA WOD-KAN - PRZEKRÓJ C-C, D-D		BRANŻA: SANITARNA - TECHNOLOGIA
PROJEKTANT	mgr inż. Romuald Szatranowski upr. bud. do projektowania bez ograniczeń w specjalności instalacji sanitarnych nr upr.: SUW 35580	Podpis:	DATĄ: LISTOPAD 2023r.
SPRACOWZUJĄCY	mgr inż. Justyna Januszek - Siemion upr. bud. do projektowania bez ograniczeń w specjalności instalacji sanitarnych nr upr.: WAM00032P/WOS/16	Podpis:	SKALA: 1:100