


RZUT FUNDAMENTÓW skala 1 : 100

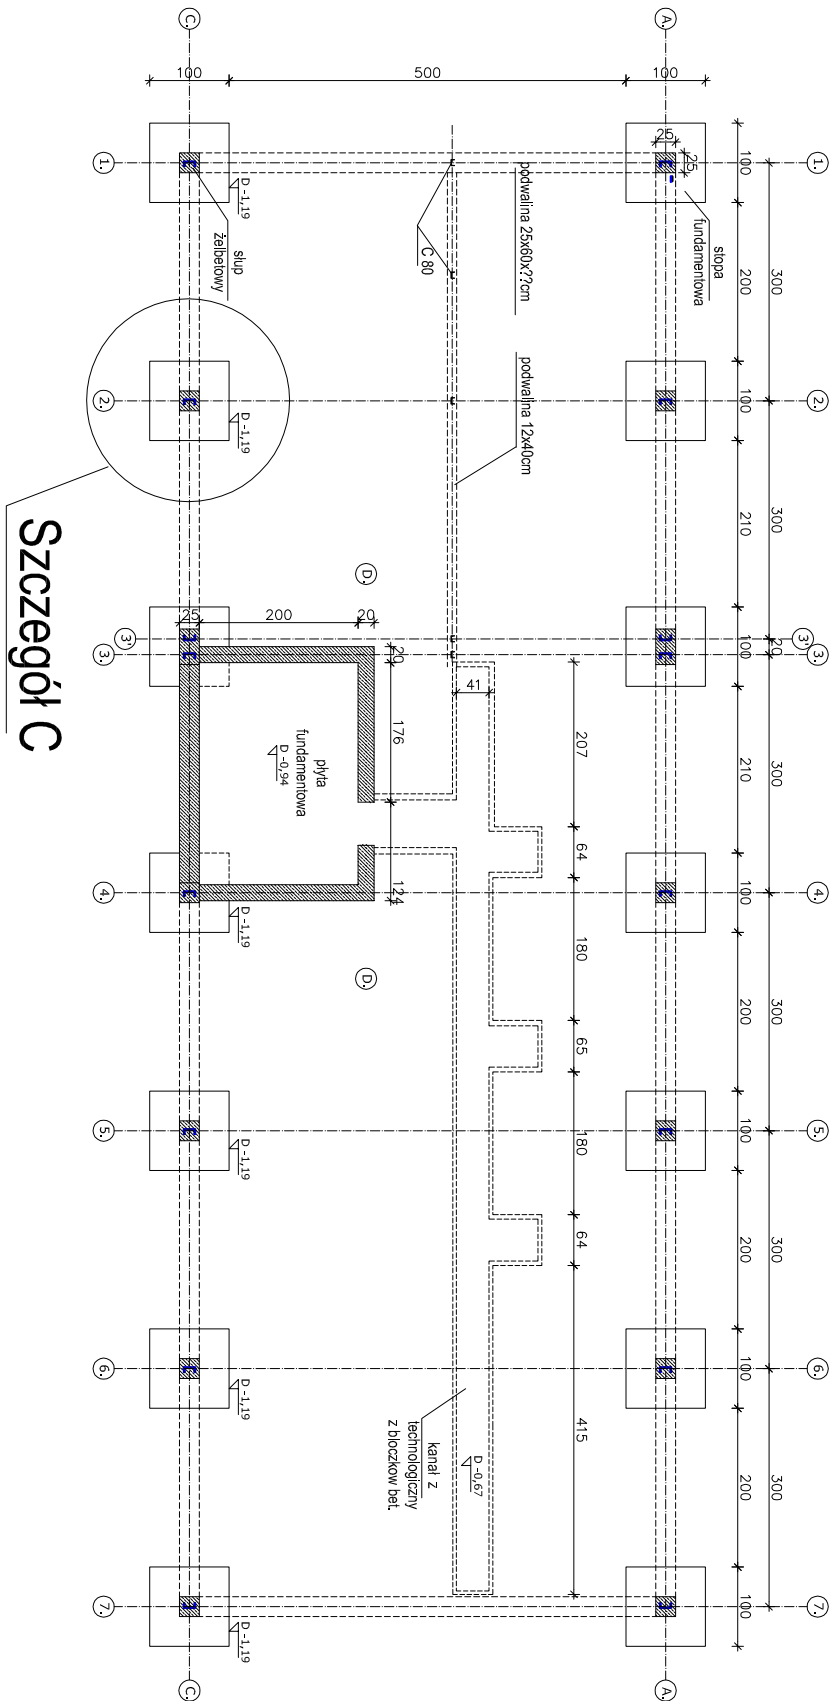

WYKAZ STALI ZBROJENIOWEJ

Strzemińska słupów $\varnothing 6 \text{ St05} - 10 \times 90 = 900 \text{ cm} \times 16 = 144,0 \text{ mb} \times 0,222 = 32,0 \text{ kg}$

Strzemiona podwalin Ø6 St05 - $13 \times 156 = 2028 \text{ cm} \times 16 = 324,5 \text{ mb} \times 0,222 = 72,0 \text{ kg}$

Razem 104,3 kg



$$\text{Kotwy słupów } \varnothing 18 \text{ StOS } 2 \times 60 = 120 \text{ cm} \times 16 = 9,60 \text{ mb} \times 1,89 = 18,1 \text{ kg}$$

Zbr. stop Ø12 34GS - $10 \times 92 = 920 \text{ cm} \times 16 = 147,22 \text{ mb} \times 0,888 = 130,7 \text{ kg}$

Zbr. słupów Ø12 34GS - 4 x 105 = 420 cm x 16 = 67,20 mb x 0,888 = 59,7 kg

$$\text{Zbr. podwalln } \varnothing 16 \text{ 34GS} - 4 \times 250 = 1000 \text{ cm} \times 20 = 200,0 \text{ mb} \times 1,58 = 316,0 \text{ kg}$$

Razem 506,4 kg

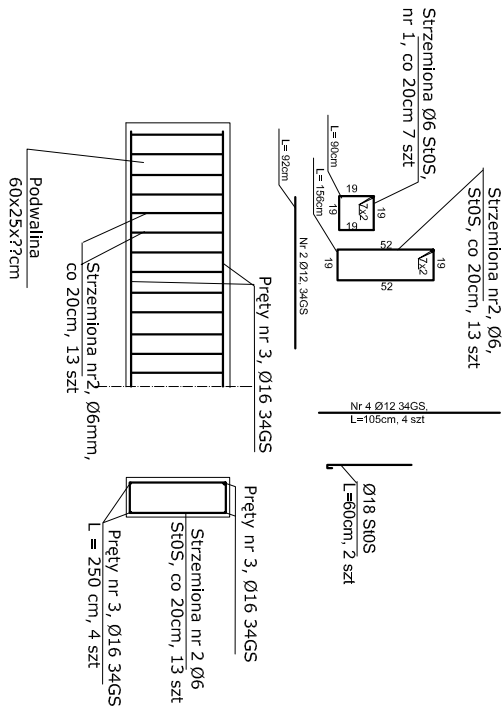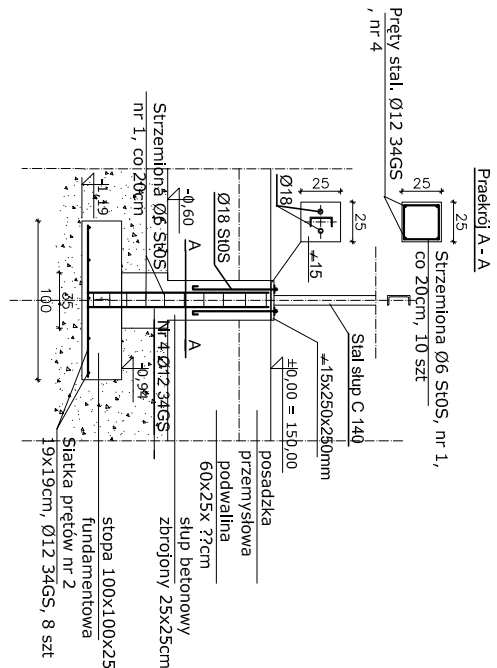

PRZEDSIĘBIORSTWO PROJEKTOWANIA I OBSŁUGI INWESTYCJI "PROBUD" SP. Z O.O. Konieczki 15 B/A, 19-300 EIK			
NAZWA I ADRES OBIEKTU:		BUDOWA STACJI UZDATNIANIA WODY dz. nr 11-503/3, 11-503/5 ul. Studzieniec, 06-500 Mawa	
NAMAZNA RTSUNKU:	RZUT FUNDAMENTÓW		K1
PROJEKTANT KONSTRUKCJI	mgr inż. Romuald Szafranowski upr. bud. do projektowania bez ograniczeń w specjalności konstrukcyjno-budowlanej nr upr.: SUW - 186	Podpis:	DATA: styczeń 2024r.
SPRAWDZAJĄCY KONSTRUKCJE	mgr inż. Grzegorz Sulina upr. bud. do projektowania bez ograniczeń w specjalności konstrukcyjno-budowlanej nr. upr.: WAM/0039/P00K/11	Podpis:	SKALA: 1:100