


RZUT PARTERU - INSTALACJA WOD-KAN

SKALA 1:100

Zestawienie pomieszczeń			
Nr pomieszczenia	Nazwa pomieszczenia	Powierzchnia [m ²]	Podłoga
1.	Wiatrochłap	4,70	Terakota
2.	Komunikacja	9,20	Terakota
3.	WC	4,30	Terakota
4.	Pom. personelu serwisowego	7,50	Terakota
5.	Chłownia	7,70	Terakota
6.	Pompownia	5,50	Terakota
7.	Hala filtrów	63,40	Terakota
RAZEM :		102,30	

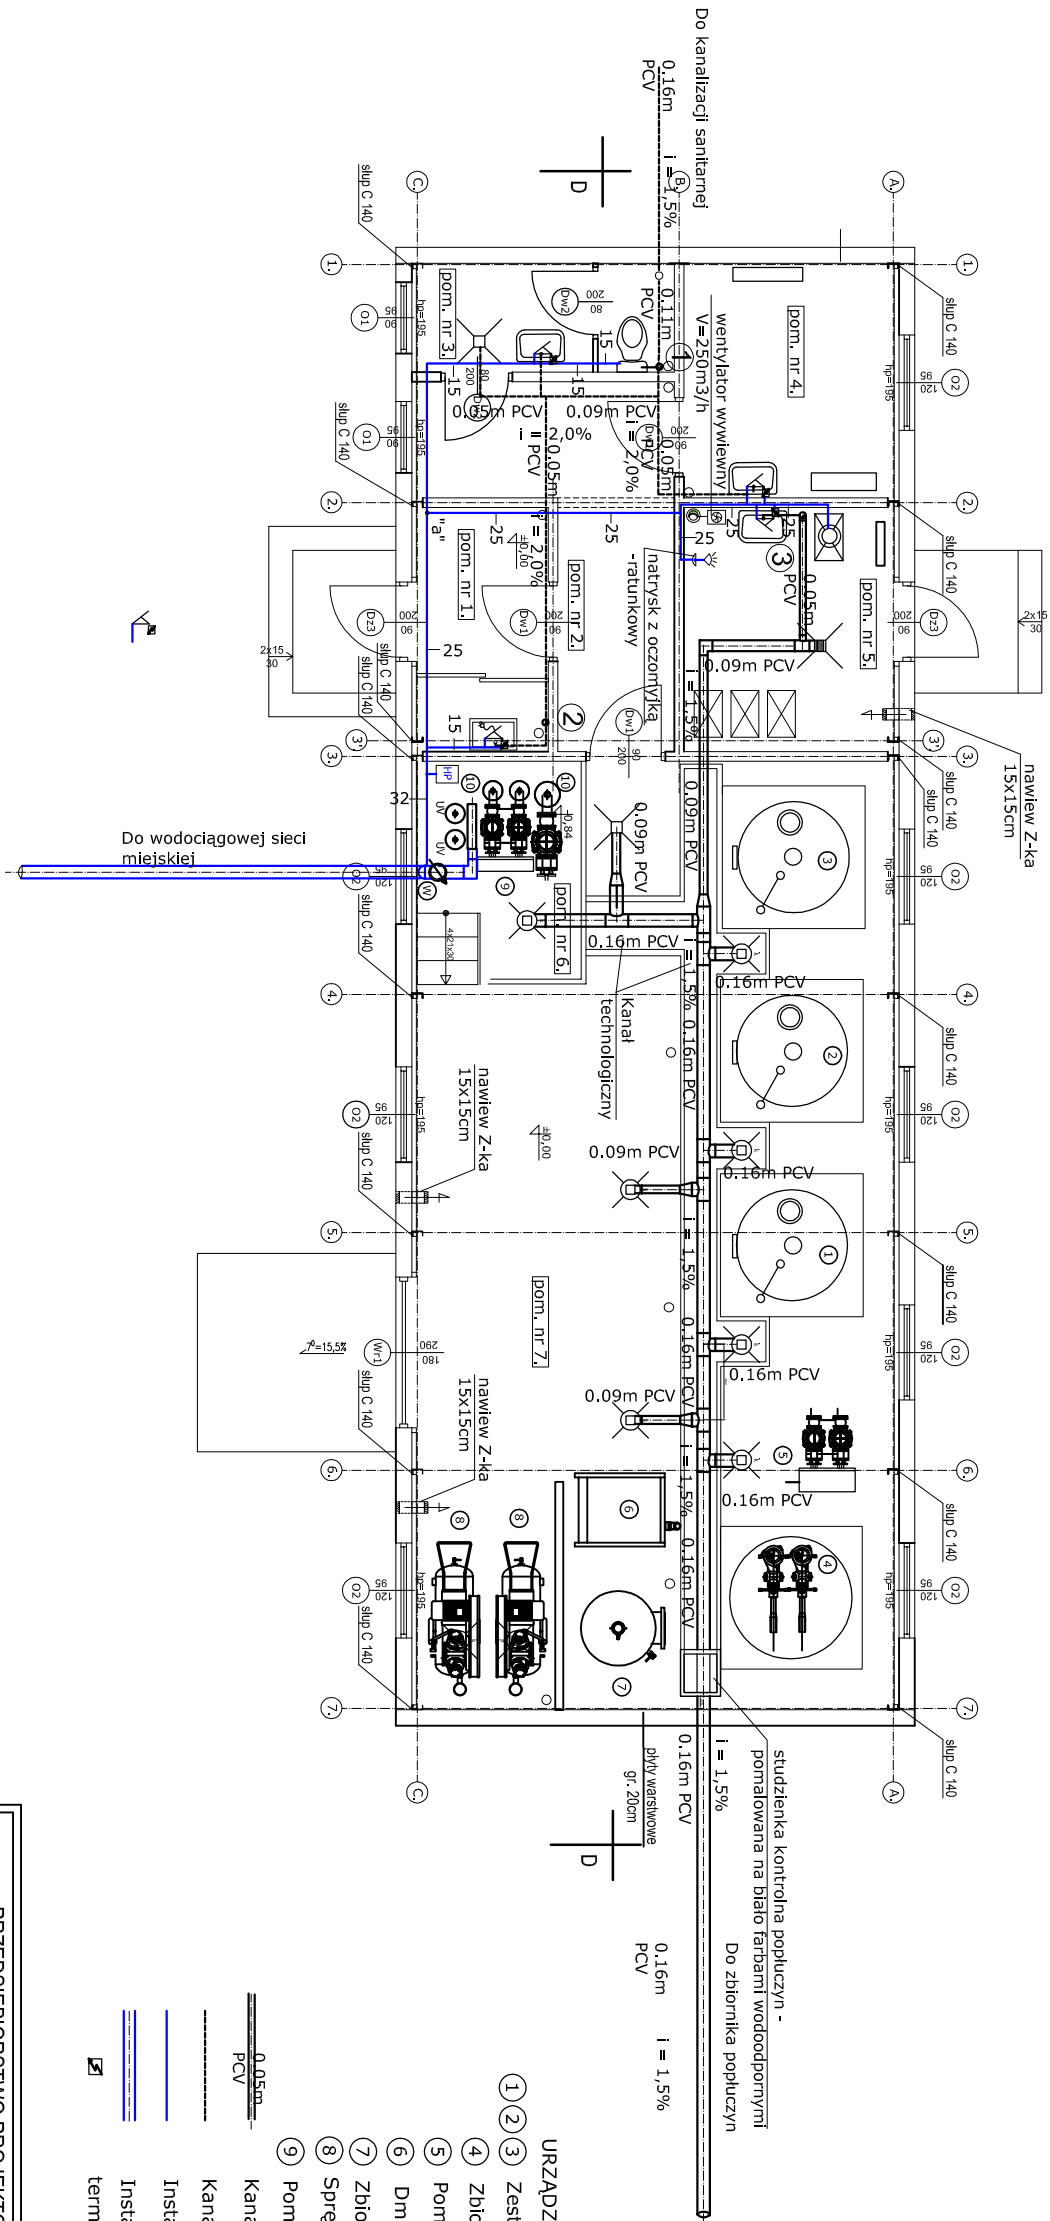

URZĄDZENIA:

- Zestaw filtracyjny Dn 1,40m, Hp=0,4 MPa
- Zbiornik kontaktowy Dn 1,5m
- Pompy filtracyjne i pływające
- Dmuchawa
- Zbiornik powietrza o poj. 1,50m³
- Sprężarka powietrza projektowana
- Pompy sieciowe
- Kanalizacja popłuczyn
- Kanalizacja sanitarna
- Instalacja wewnętrzna wodociągowa
- Instalacja zewnętrzna wodociągowa
- termy elektryczne do podgrzewania wody

PRZEDSIĘBIORSTWO PROJEKTOWANIA I OBSŁUGI INWESTYCJI		S1
NAZWA I ADRES OBIEKTU:	BUDOWA STACJI UZDATNIANIA WODY Dz. nr 11-5033, 11-50335 ul. Studzieniec, 06-500 Mawa	BRANŻA: Instalacje sanitarne
NAZWA RYSUNKU:	RZUT PARTERU - INSTALACJA WOD-KAN	DATA: styczeń 2024
PROJEKTANT	mgr inż. Romuald Szafrański	Podpis:
INST. SANITARNEJ	mgr inż. Justyna Januszkiewicz	Podpis:
SPRAWDZAJĄCY	mgr inż. Justyna Januszkiewicz	Podpis:
INST. SANITARNEJ	mgr inż. Justyna Januszkiewicz	Podpis: