

RZUT PARTERU - INSTALACJA GRZEWCA I WENTYLACJA

Zestawienie pomieszczeń			
Nr pomieszczenia	Nazwa pomieszczenia	Powierzchnia [m ²]	Podłoga
1.	Wiatrołap	4,70	Terakota
2.	Komunikacja	9,20	Terakota
3.	WC	4,30	Terakota
4.	Pom. personelu serwisowego	7,50	Terakota
5.	Chłownia	7,70	Terakota
6.	Pompownia	5,50	Terakota
7.	Hala filitow	63,40	Terakota
RAZEM :		102,30	

OZNACZENIA:

- 1

2

3
- Zestaw filtracyjny Dn 1,40m, Hp=0,4 mPa
- 4

5

6
- Zbiornik kontaktowy Dn 1,5m
- 5

6

7
- Pompy filtracyjne i płuczące
- 6

7

8
- Dmuchawa
- 7

8

9
- Zbiornik powietrza o poj. 1,50m
- ³
- 8

9

10
- Sprężarka powietrza projektowana
- 9

10

11
- Pompy sieciowe
- 12

13


14
- Kanał nawiewny ocieplony - "Z-ka" 15x15cm
- 15

16


17
- Turbowent cylindryczny Ø15cm
- 18

19

20
- Grzejnik elektryczny z termostatem

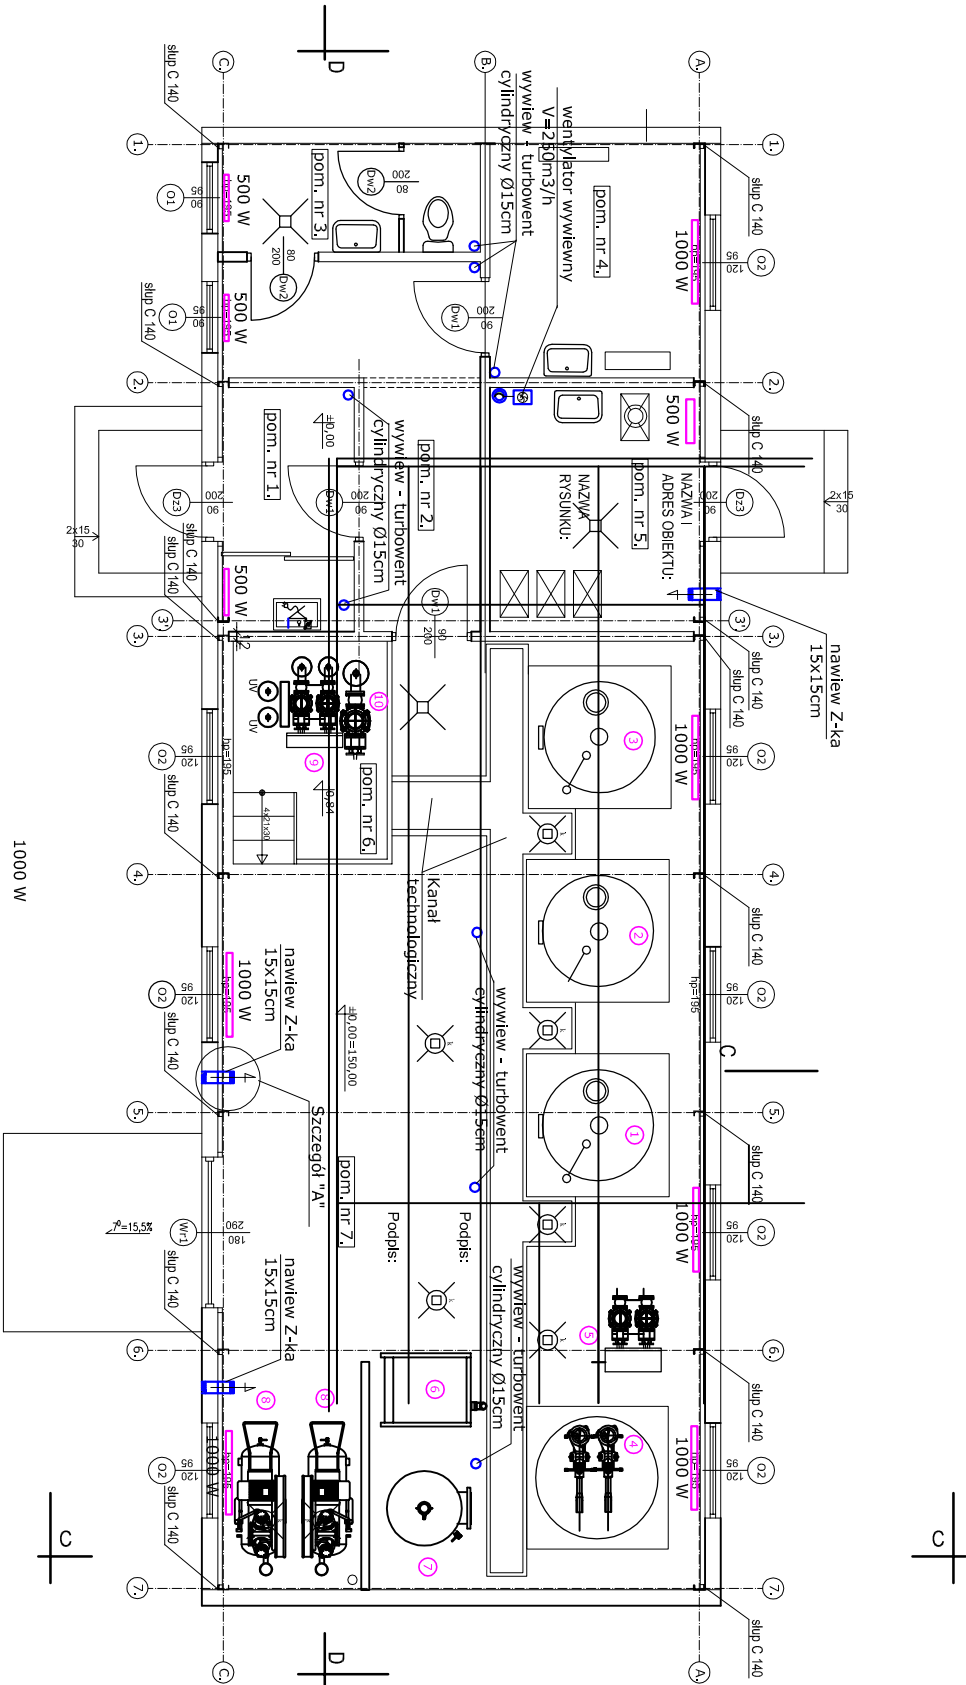

Szczegół "A", Skala 1:25

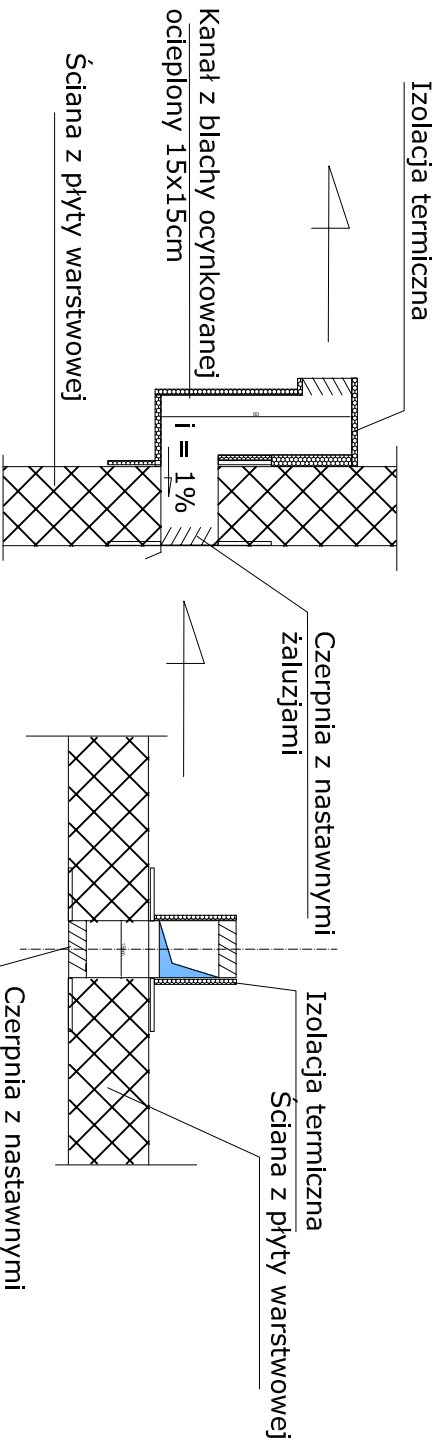

PRZEDSIĘBIORSTWO PROJEKTOWANIA I OBSŁUGI INWESTYCJI			S2
"PROBUD" SP. Z O.O. Koncepcji 15 B/A, 19-300 Elk			
NAZWA I ADRES OBIEKTU:	BUDOWA STACJI UZDATNIANIA WODY Dz. nr 11-5033, 11-5036 ul. Słodzieniec, 06-500 Mawa	BRANŻA:	Instalacje sanitarne
NAZWA RYSUNKU:		DATA:	styczeń 2024
PROJEKTANT	mgr inż. Romuald Szafranowski	SKALA:	1:100
INST. SANITARNEJ	mgr inż. Justyna Januszkó-Siemion	Podpis:	
SPRAWDZAJĄCY	mgr inż. Justyna Januszkó-Siemion		
INST. SANITARNEJ	mgr inż. Justyna Januszkó-Siemion		