


ROZWINIĘCIE - INSTALACJI WEWN. WOD-KAN

SKALA 1:100

Zestawienie pomieszczeń			
Nr pomieszczenia	Nazwa pomieszczenia	Powierzchnia [m ²]	Podłoga
1.	Wiatrołap	4,70	Terakota
2.	Komunikacja	9,20	Terakota
3.	WC	4,30	Terakota
4.	Pom. personelu serwisowego	7,50	Terakota
5.	Chłownia	7,70	Terakota
6.	Pompownia	5,50	Terakota
7.	Hala filitów	63,40	Terakota
RAZEM :		102,30	

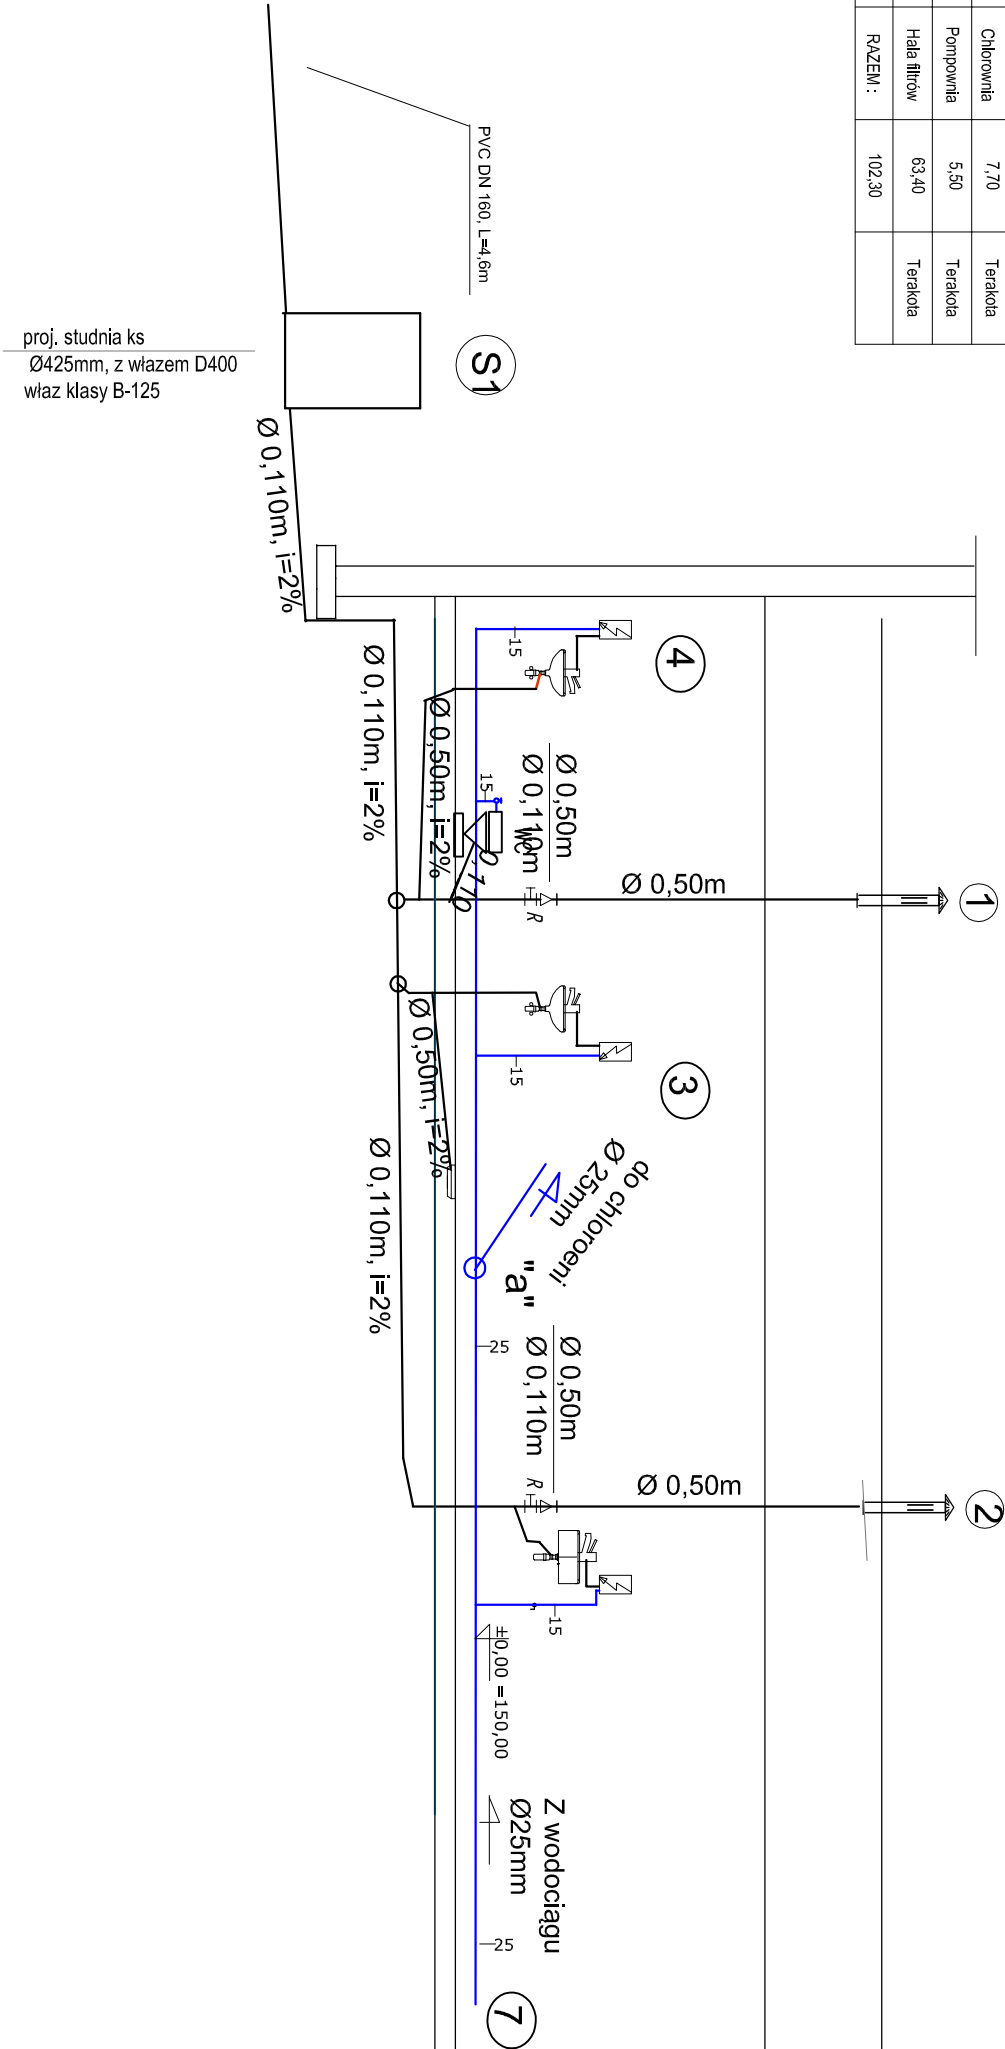

OZNACZENIA:

- Kanalizacja sanitarne
- Instalacja wewnętrzna wodociągowa
- termy elektryczne do podgrzewania wody

PRZEDSIĘBIORSTWO PROJEKTOWANIA I OBSŁUGI INWESTYCJI "PROBUD" SP. Z O.O. Konieczki 15 B/A, 19-300 Elk		S3
NAZWA I ADRES OBIEKTU:	BUDOWA STACJI UZDATNIANIA WODY Dz. nr 11-5033, 11-50335 ul. Studzieniec, 06-500 Mawa	BRANŻA: Instalacje sanitarne
NAZWA RYSUNKU:	ROZWINIĘCIE - INSTALACJI WEWN. WOD-KAN	DATA: styczeń 2024
PROJEKTANT INST.: SANITARNEJ	mgr inż. Romuald Szafranowski upr. bud. do projekt. i kierowania robotami budowl. bez ograniczeń w spec. instalacji sanitarnych nr upr.: SUW 335/80	Podpis:
SPRAWDZAJĄCY INST.: SANITARNEJ	mgr inż. Justyna Januszko-Siemion upr. bud. do projekt. i kierowania robotami budowl. bez ograniczeń w spec. instalacji sanitarnych nr upr.: WAM/0032P-WOS/16	Podpis: